



SR602/NKW2 plastový pilíř
(18x pojistka vel.02, max. průřez 240 mm²)

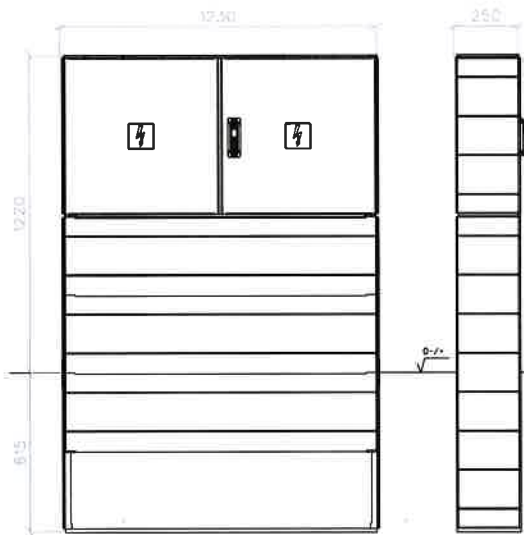

SS100/NKE1P-C plastový pilíř
SS200/NKE1P-C plastový pilíř

(3x/ 6x pojistka vel.00 , max. průřez 240 mm² přívod, vývod 50 mm²)

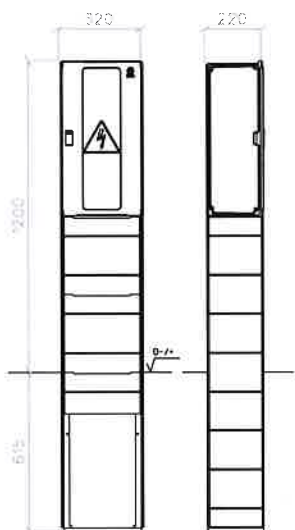

Legenda:

- Nové kabelové vedení NN 1-AYKY 3x240+120mm²
- Nové kabelové vedení VN 22-AXEKVCE 120/16mm²
- Nová trubka HDPE 40/33
- Nová kiosková trafostanice
- Nový ball marker / spojka


- Demontované kabelové vedení NN 0,4kV

- Projekt. kabelového vedení VN
- Projekt. trubka HDPE
- Projekt. spojka
- v navazujícím projektu IZ-12-6004682



- Stávající kabelové vedení NN 0,4kV
- Stávající kabelové vedení VN 22kV
- Stávající nadzemní vedení VN 22kV
- Stávající uzemnění / trafostanice
- Stávající příhradový stožár / betonový sloup
- Stávající úsekový odpínač / uzemnění
- Stávající řetězec

- Rozhraní ploch
- Navržené úpravy terénu
- Oplocení
- Budovy
- Vjezdy
- Hranice parcel
- Hranice katastrálních území
- Vnitřní kresba
- Parcelní číslo


1591/3

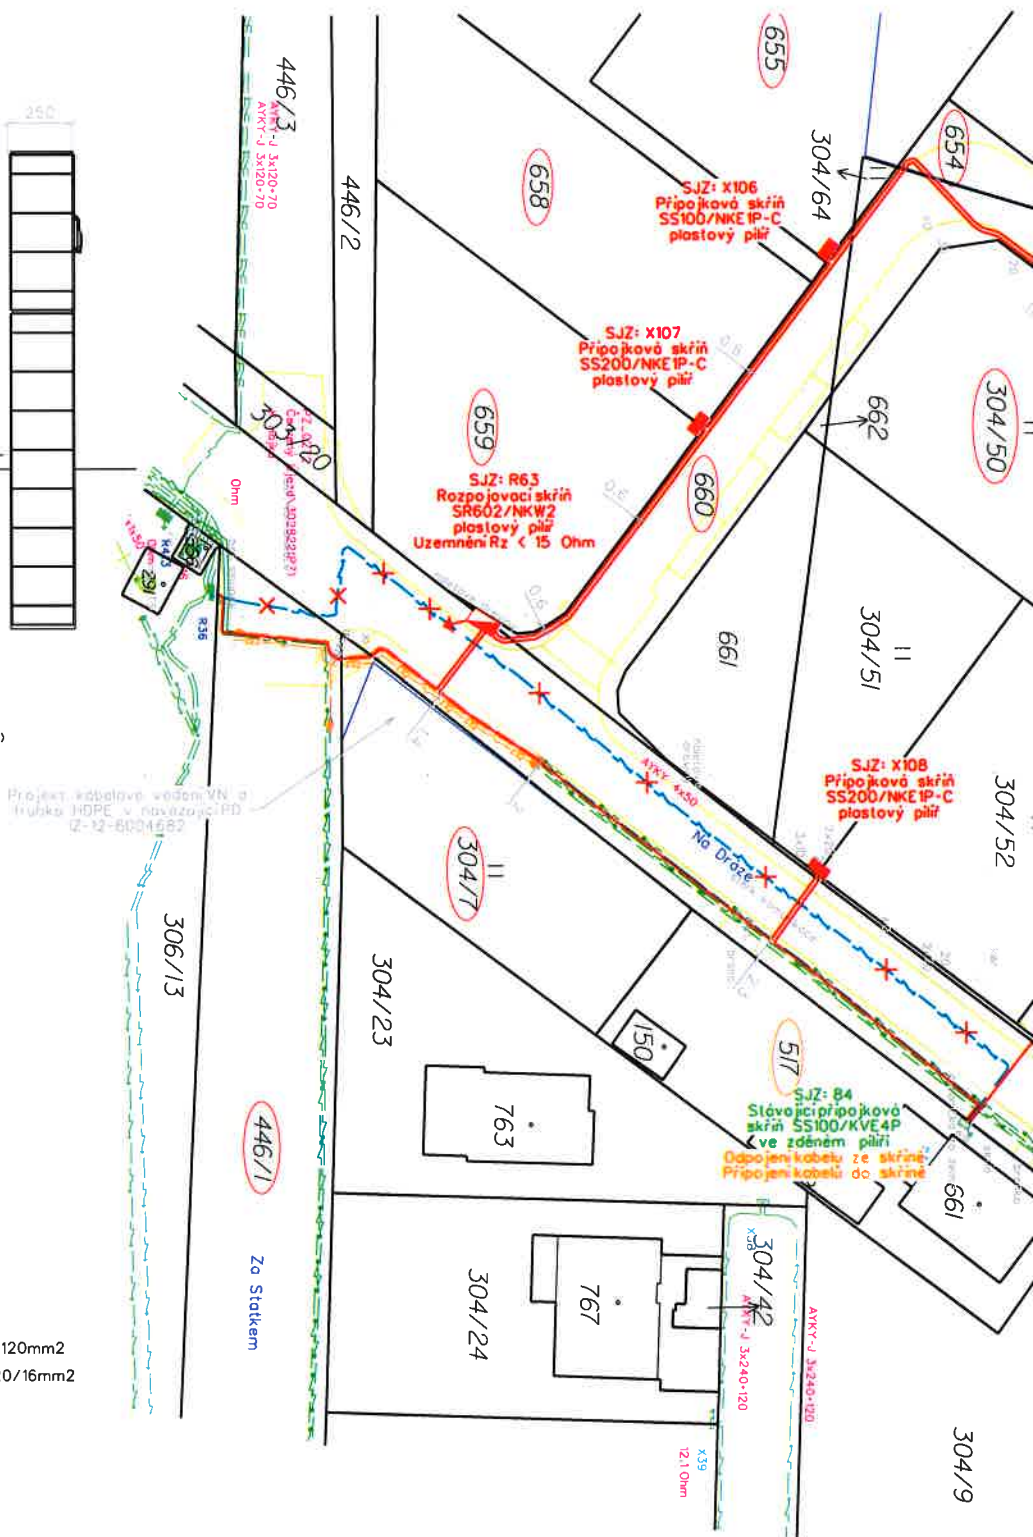

- Pásek FeZn 30x4
1. kruh
vzdálenost od obvodového zdiva 1m
hloubka 60cm
- Pásek FeZn 30x4
2. kruh
vzdálenost od obvodového zdiva
hloubka 80cm

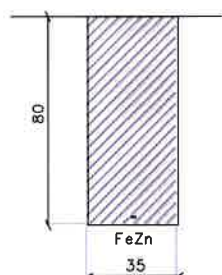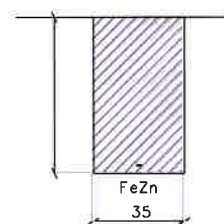

Pozn.: Žluté jsou ve výkrese zakryté
Terénní práce pro nové kabelové vedení NN + HDPE + V
budoucích volných terénech

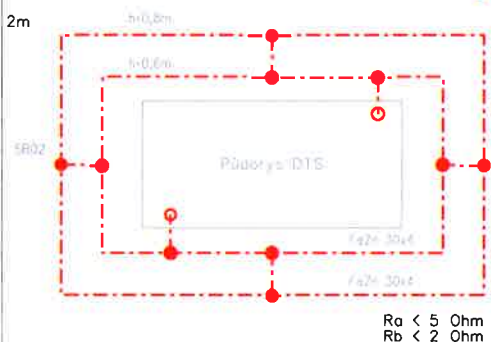

esleny úpravy povrchů v místě stavby.

I budou v lokalitě RD zahájeny do dokončení terénních úprav
enů, chodníků a komunikací.

	Investor: ČEZ Distribuce, a.s., Teplická 874/8, 405 02, Děčín IČ: 24729035, DIČ: CZ24728035		ELEKTROMONTÁŽE KALCÚ, s.r.o. Projektce elektro VN+NN+TS Uhy č.p.58, 273 24, Uhy IČ 07360461, DIČ CZ207360461 email: hliza@ekalcu.cz www.ekalcu.cz					
	Obsah výkresu: Katastrální situace nížkys							
Odpočívající projektant: Tomáš Kafka	Projektant: Tomáš Hliza	Katastrální území: Červený Újezd	Místo: Červený Újezd	Číslo stavby: IV-12-6038661				
Název stavby: PZ Červený Újezd, Na Dráze, p.č. 304/2 - nový KVN, DTS,KNN				Datum: 09/2025 Stupeň projektu: DPZ <table border="1"> <tr> <td>Měřítko: 1:500</td> <td>Č. výkresu: C.2</td> </tr> <tr> <td>Formát: A2</td> <td></td> </tr> </table>	Měřítko: 1:500	Č. výkresu: C.2	Formát: A2	
Měřítko: 1:500	Č. výkresu: C.2							
Formát: A2								
Integrovaný systém řízení dle ČSN EN ISO 9001:2016, ČSN EN ISO 14001:2016 a ČSN ISO 45001:2018.								