


SO 401 CHODNÍKY NEBOVIDY I, II, III
D.4.2 SITUACE STAVBY – VEŘEJNÉ OSVĚTLENÍ 1:1000

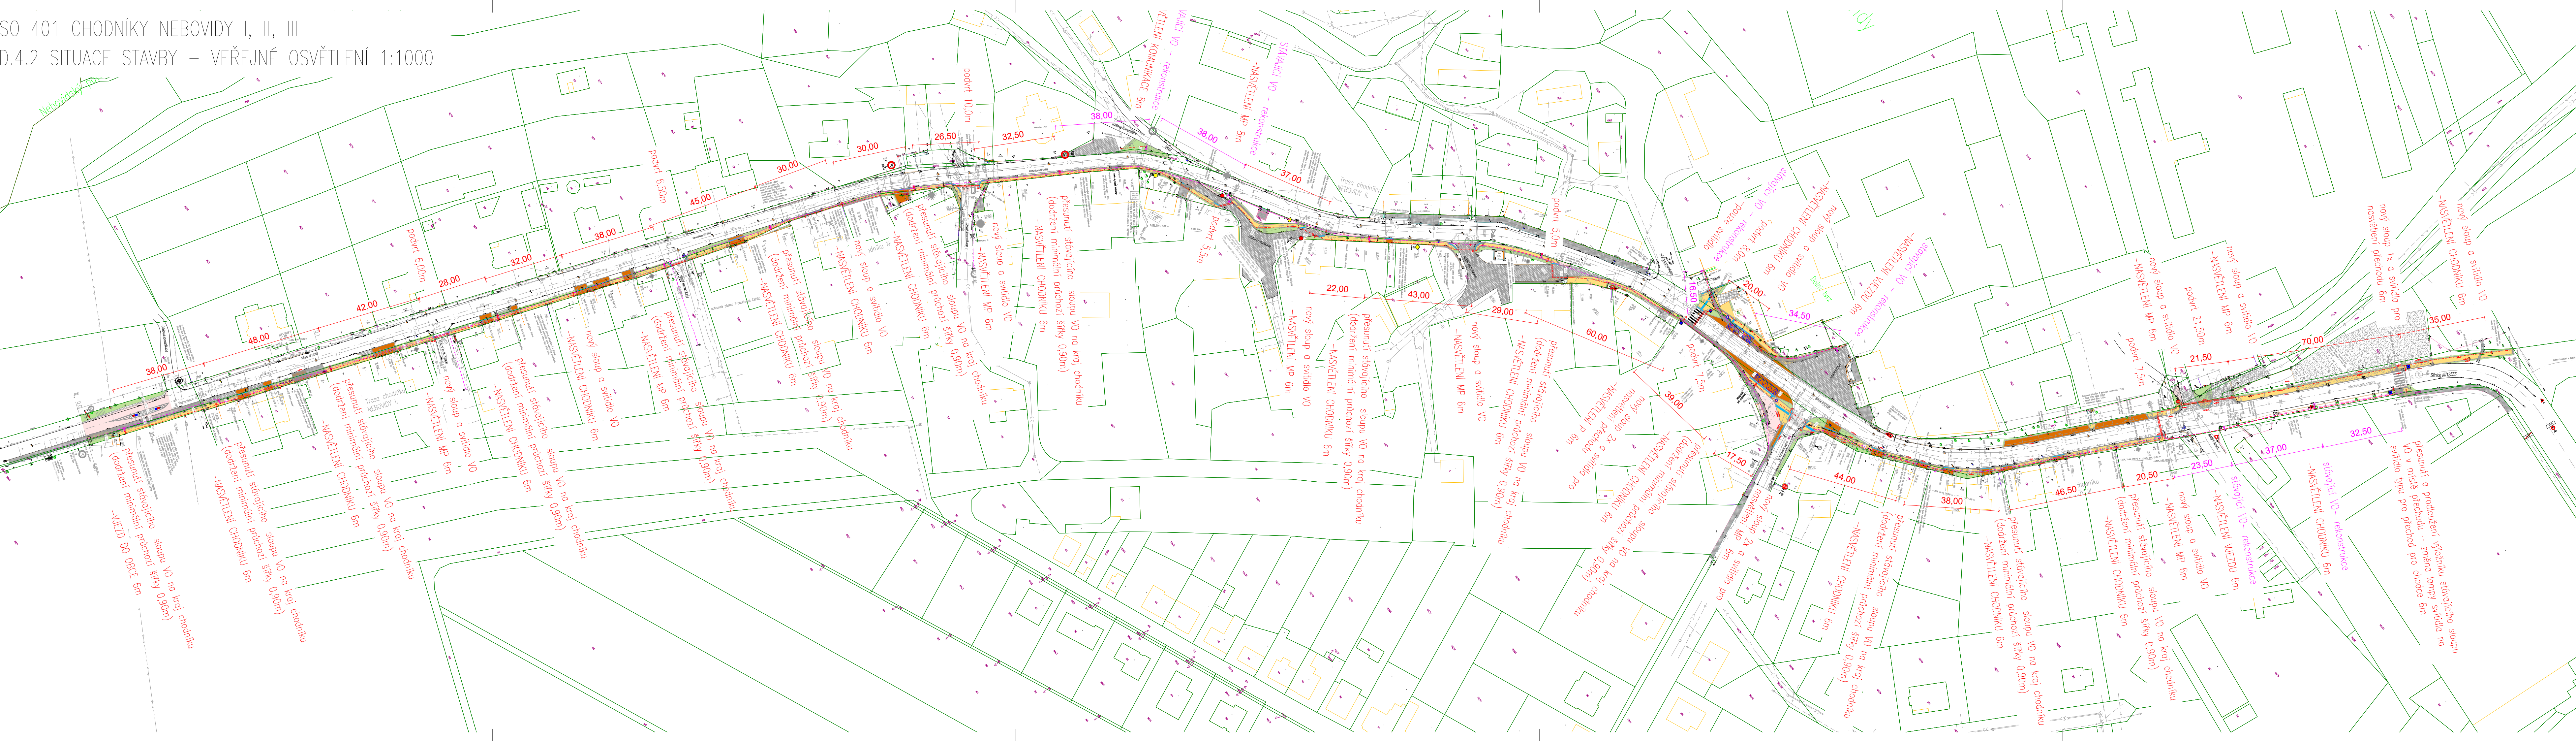

LEGENDA:

STÁVAJÍCÍ:

- TERRÉNNÍ HRANY/ SVAHOVÁNÍ
- KATASTRÁLNÍ ÚZEMÍ
- K.Ú. BUDOVY
- PLOTY, BRÁNY
- DŘEVĚNÝ PLOT
- HRANY STÁVAJÍCÍCH OBJEKTŮ
- STROMY, KĚŘE

STÁVAJÍCÍ SÍŤ:

- PLYNOVOD – RWE Dis.služby s.r.o.
- ELEKTRO NN PODZEMNÍ – ČEZ Dis.
- ELEKTRO NN NADZEMNÍ – ČEZ Dis.
- SDĚLOVACÍ VEDENÍ – CETIN a.s.
- KANALIZACE
- VOVODV
- TEORETICKÁ OSA KOMUNIKACE
- VEŘEJNÉ OSVĚTLENÍ STÁVAJÍCÍ

NAVRŽENÉ:

- NOVÁ TRASA KABELU VO – CYKY 5J*10
přípoľ k rozvodu VO jako příprava pro rozvody optických sítí: 1x chránička HDPE 50/42 mm+ 2x chránička HDPE 16/12mm v celé délce trasy
- NAVRŽENÉ VO, REKONSTRUOVANÉ VO
- STÁVAJÍCÍ VO – DEMONTOVANÉ VO, PŘESUNUTO
- NAVRŽENÉ ZATRAVNĚNÍ – SVAHOVÁNÍ
- NAVRŽENÝ NOVÝ CHODNÍK DL60
- NAVRŽENÁ DLAŽBA VJEZD DL80
- RELIEFNÍ DLAŽBA
- NOVÝ ASF. POVRCH
- BUS zastávka DL120
- KONTRASTNÍ NEHMATNÝ PÁS

STAVBA:

- PŘESUNUTO 15ks STÁVAJÍCÍCH SLOUPŮ VO – rekonstrukce
- NAVRŽENO 16ks NOVÝCH SLOUPŮ VO pro nasvícení přechodů, míst pro přecházení a nasvícení částí navržených chodníků a bus zastávek
- 6ks STÁVAJÍCÍCH SLOUPŮ VO – rekonstrukce

nové vedení kabelu VO délky 1275m (VO – CYKY J5*10) celá trasa vedena v chráničce přípoľ k rozvodu VO jako příprava pro rozvody optických sítí: 1x chránička HDPE 50/42 mm+ 2x chránička HDPE 16/12mm v celé délce trasy

stávající vedení kabelu VO

Pozn.:
PODZEMNÍ VEDENÍ JSOU ZAKRESLENA POUZE ORIENTAČNĚ,
PŘED ZAPOČETIM ZEMNÍCH PRACÍ JE TŘEBA VŠECHNA VEDENÍ VYTYČIT!

VÝŠKOVÝ SYSTÉM: Bpv

SOUŘADNICOVÝ SYSTÉM: S-JTSK

Kreslil:	ING.MUSLEK	
Zpracoval:	ING.MUSLEK	
Technická kontrola:	ING. MILAN PETR	
Zodp. projektant:	ING. PETR PILNÁČEK	
Hlavní projektant:	ING. MILAN PETR	
KRAJ: STŘEDOČESKÝ	Okres: KOLÍN	Obec:Nebovidy
Investor: Obec Nebovidy		
Acce:		
OPATŘENÍ PRO ZVÝŠENÍ BEZPEČNOSTI CHODCŮ –VJEZDOVÁ BRÁNA A CHODNÍKY NEBOVIDY I, II, III		
Obsah: SO 401 VEŘEJNÉ OSVĚTLENÍ SITUACE STAVBY – VEŘEJNÉ OSVĚTLENÍ	Měřítko: 1:1000	Číslo příl. výkresu: D.4.2

SELLA & AGRETA s.r.o.

Inženýring & projekce

T.G.Masaryka 620
Choceb

Stupeň: DUR+DSP
Zak. č.: 07_2022
Arch. č.:
Datum: 06/2024
Formát: 6xM4
Měřítko: Číslo příl. výkresu: D.4.2