



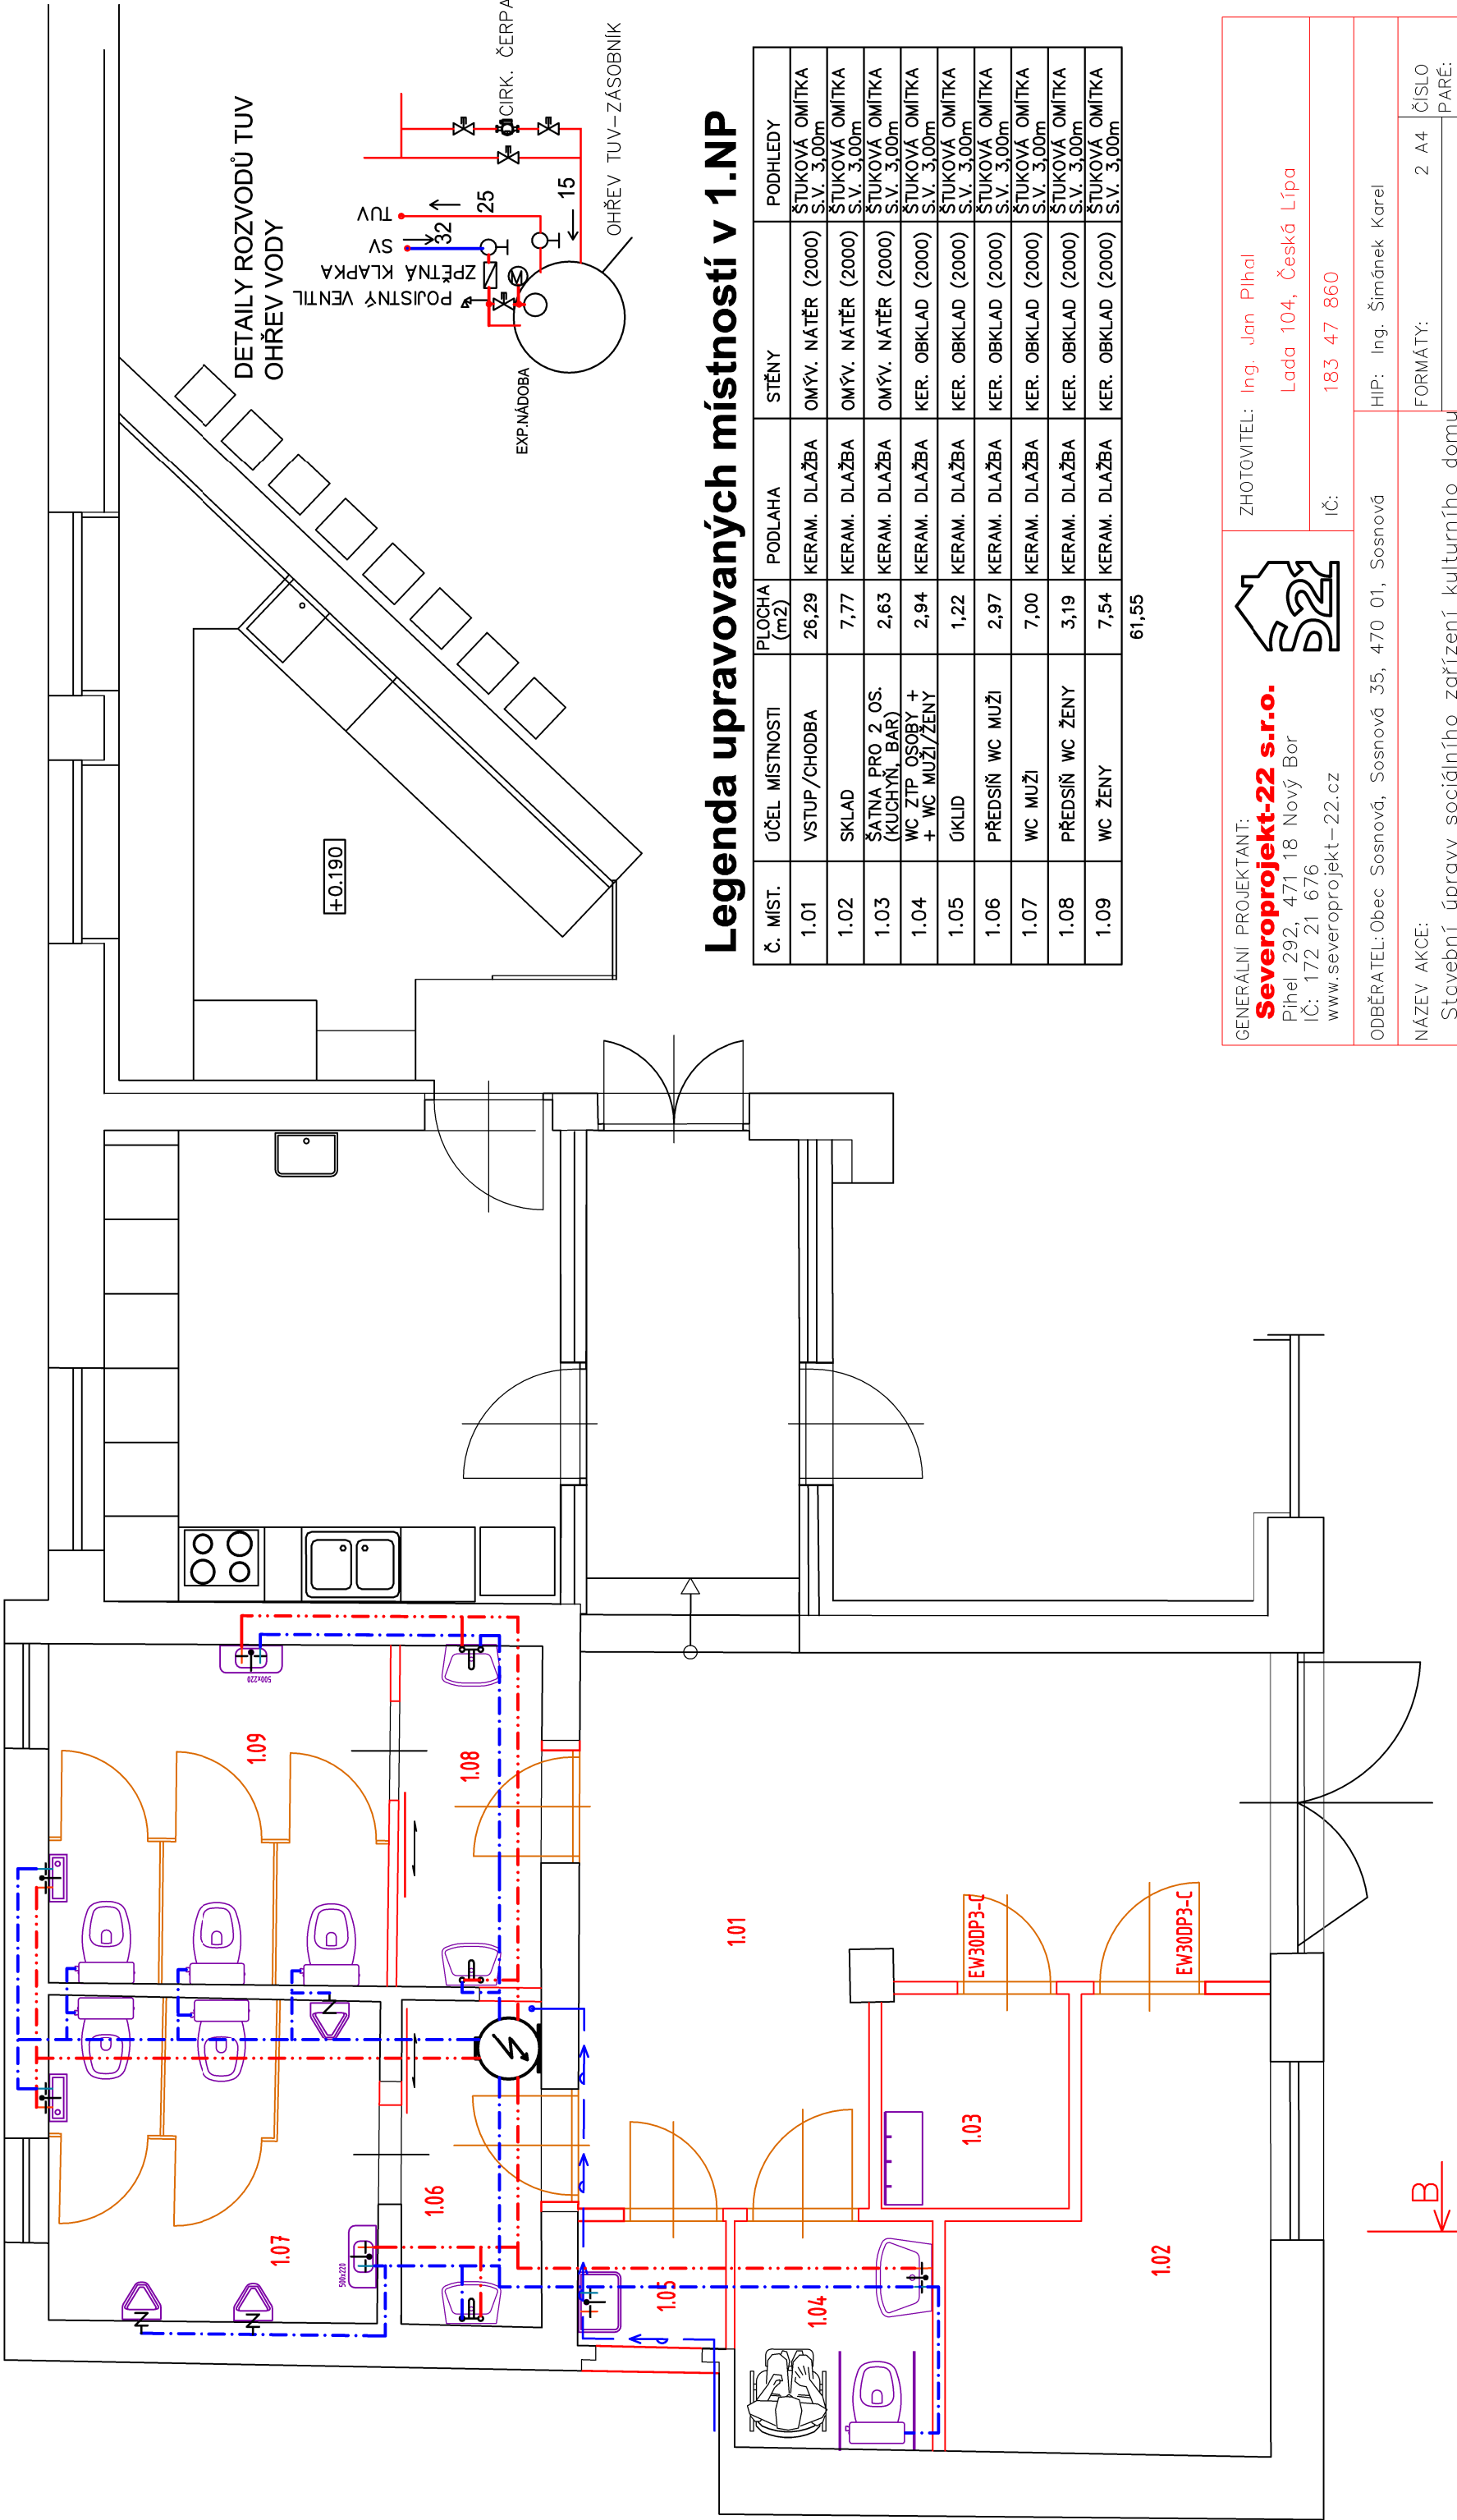

DETAILY ROZVODŮ TUV
OHŘEV VODY

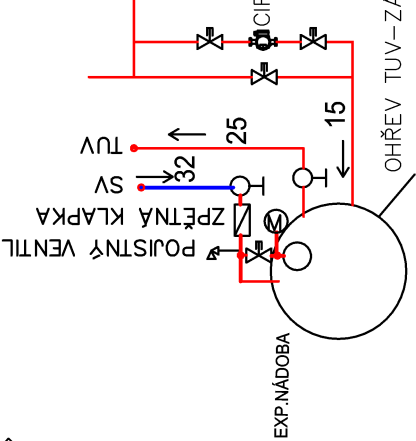

Legenda upravovaných místností v 1.NP

Č. MÍST.	ÚČEL MÍSTNOSTI	PLOCHA (m2)	PODLAHA	STĚNY	PODHLÉDY
1.01	VSTUP/CHODBA	26,29	KERAM. DLAŽBA	OMÝV. NÁTĚR (2000)	ŠTUKOVÁ OMÍTKA S.V. 3,00m
1.02	SKLAD	7,77	KERAM. DLAŽBA	OMÝV. NÁTĚR (2000)	ŠTUKOVÁ OMÍTKA S.V. 3,00m
1.03	ŠATNA PRO 2 OS. (KUCHYNĚ, BAR)	2,63	KERAM. DLAŽBA	OMÝV. NÁTĚR (2000)	ŠTUKOVÁ OMÍTKA S.V. 3,00m
1.04	WC ŽTP OSOBY + WC MUŽI/ŽENY	2,94	KERAM. DLAŽBA	KER. OBKLAD (2000)	ŠTUKOVÁ OMÍTKA S.V. 3,00m
1.05	ÚKLID	1,22	KERAM. DLAŽBA	KER. OBKLAD (2000)	ŠTUKOVÁ OMÍTKA S.V. 3,00m
1.06	PŘEDSÍŇ WC MUŽI	2,97	KERAM. DLAŽBA	KER. OBKLAD (2000)	ŠTUKOVÁ OMÍTKA S.V. 3,00m
1.07	WC MUŽI	7,00	KERAM. DLAŽBA	KER. OBKLAD (2000)	ŠTUKOVÁ OMÍTKA S.V. 3,00m
1.08	PŘEDSÍŇ WC ŽENY	3,19	KERAM. DLAŽBA	KER. OBKLAD (2000)	ŠTUKOVÁ OMÍTKA S.V. 3,00m
1.09	WC ŽENY	7,54	KERAM. DLAŽBA	KER. OBKLAD (2000)	ŠTUKOVÁ OMÍTKA S.V. 3,00m

61,55



GENERÁLNÍ PROJEKTANT:
Severoprojekt-22 s.r.o.
Pihel 292, 471 18 Nový Bor
IČ: 172 21 676
www.severoprojekt-22.cz

ZHOTOVITEL: Ing. Jan Pihel

Lada 104, Česká Lípa

IČ: 183 47 860

ODBĚRATEL: Obec Sosnová, Sosnová 35, 470 01, Sosnová

HIP: Ing. Šimánek Karel

NÁZEV AKCE:

Stavební úpravy sociálního zařízení kulturního domu
čp.240 v obci Sosnová
k.ú. Sosnová u České Lípy, poz.č. 167/2
D.1.2.2. Zdravotně technické instalace

FORMÁTY:

2 A4
ČÍSLO
PARÉ:

DATUM:

05/2025

ÚČEL DOK.:

DSP

MĚŘÍTKO:

1:50

ZAK.ČÍSLO:

3049

ARCHIVNÍ ČÍSLO:

Půdorys 1.NP – VODOVOD

3049–DSP–D.1.2.2.1/03

STÁVAJÍCÍ VODOVODNÍ PŘÍPOJKA

STUDENÁ VODA

TEPLÁ UŽÍTKOVÁ VODA

VNITŘNÍ KANALIZACE PP HT

VNITŘNÍ KANALIZACE STÁVAJÍCÍ

